


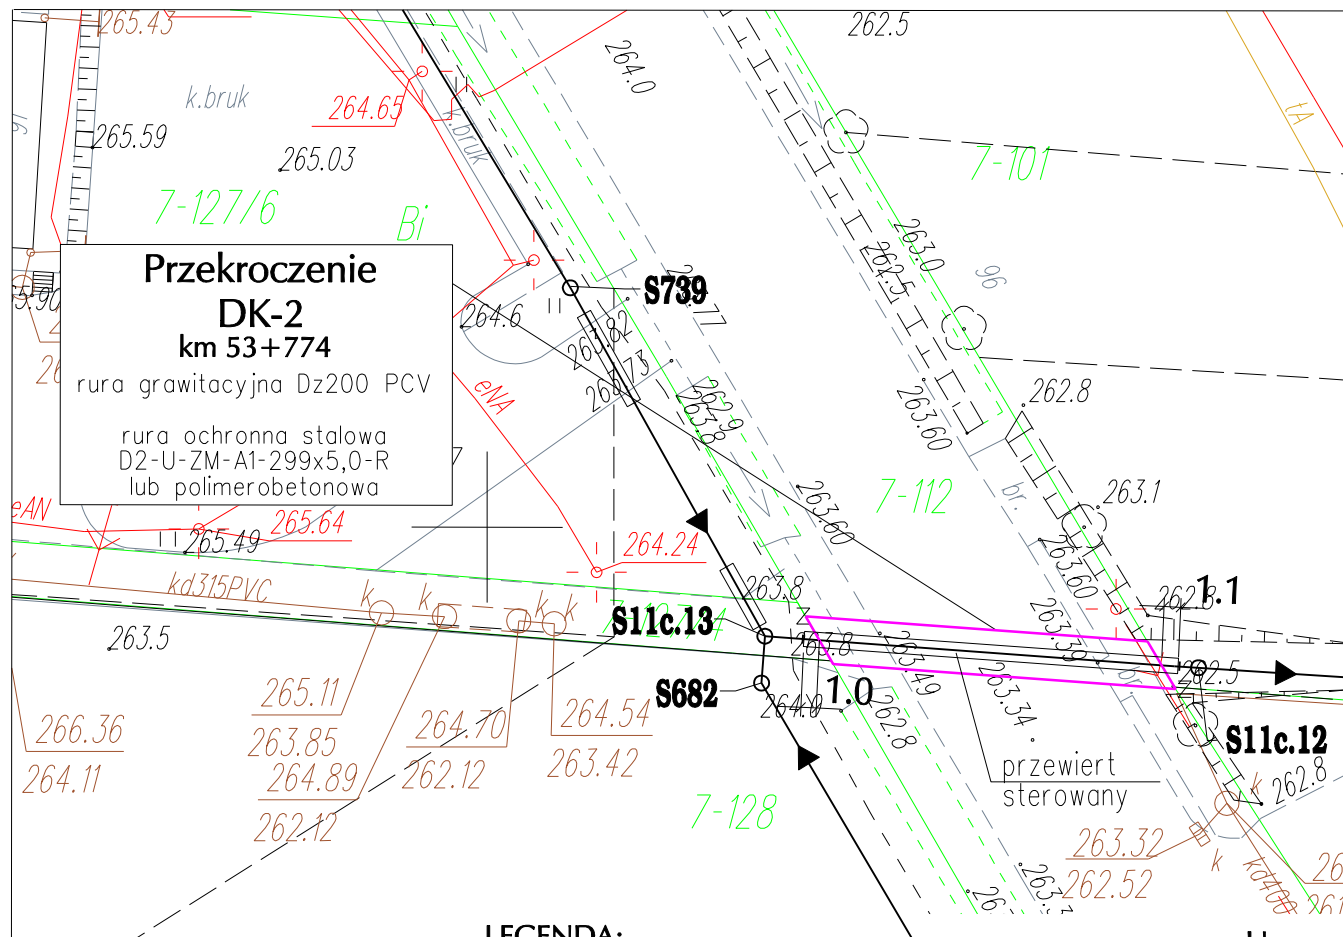

#### LEGENDA:

- granica opracowania projektu budowlano-wykonawczego w pasie drogowym drogi krajowej
- projektowana kanalizacja grawitacyjna
- projektowane przyłącza kanalizacji grawitacyjnej
- o o projektowane studnie kanalizacyjne
- Z projektowane zasuwy
- projektowana rura ochronna na rurociągu kanalizacji
- granica pasa drogowego oraz działek
- S...** numeracja studni kanalizacyjnych

## MAPA DO CELÓW PROJEKTOWYCH

skala 1:1000

układ współrzędnych 2000  
Układ wysokościowy Kronsztadt 86

woj. świętokrzyskie  
pow. konecki  
Gm. Smyków - 260507\_2  
wieś Adamów-0001, Smyków-0007, Królewiec-0003  
według lokalizacji w zakresie zaznaczonym kolorem czerwonym  
Z-770/2011

sekcja 7.147.15.14.2 raster A-4-7; B-4-7; C-5-8; D-5-8; E-5-8

Mapa powstała na podstawie wektoryzacji istniejącej mapy  
sytuacyjno-wysokościowej w skali 1:1000  
warstw mapy numerycznej otrzymanych z PODGiK,  
oraz pomiaru uzupełniającego w terenie.

Granice działek przyjęto z ewidencji gruntów.

Służebności gruntowe nie były badane.

Nie wyklucza się istnienia w terenie nie  
urządzeń podziemnych nie zgłoszonych  
brak jest informacji.

wykazanych na niniejszej mapie  
do inwentaryzacji lub o których

Kielce 20.03.2012 r.

Wykonał:

**mgr inż. Ingmar Woiński**  
GEODETA UPRAWNIONY  
uprawnienia Nr 12864  
ul. Zagórska 15/9, tel. 34-488-46  
25-338 KIELCE

**Uwaga:** Niniejszy rysunek obejmuje fragment mapy zasadniczej  
do celów projektowych

|                                                                                                                                          |  |                                                                                                                                                                                                            |                                      |
|------------------------------------------------------------------------------------------------------------------------------------------|--|------------------------------------------------------------------------------------------------------------------------------------------------------------------------------------------------------------|--------------------------------------|
| <b>TECHUNION</b><br>Sp. z o.o.<br>40-833 Katowice, ul. Duleby 5<br>tel.: 32 201 54 40<br>fax: 32 201 54 41<br>E-mail: biuro@techunion.pl |  | Nazwa i adres obiektu budowlanego<br><b>Budowa kanalizacji sanitarnej w Gminie Smyków<br/>dla miejscowości: Smyków, Królewiec, Królewiec Poprzeczny,<br/>Salata, Zastawie, Adamów, Piaski Królewieckie</b> |                                      |
| Stadium<br><b>Projekt budowlany</b>                                                                                                      |  | Inwestor<br>GMINA SMYKÓW<br>26-212 Smyków<br>Smyków 91                                                                                                                                                     | Nr projektu<br><b>89/CT/11-PB-DK</b> |
| Skala<br><b>1:500</b>                                                                                                                    |  | Tytuł rysunku<br><b>Projekt zagospodarowania terenu<br/>- przekroczenie DK-2</b>                                                                                                                           |                                      |
| Data<br><b>Lipiec 2012</b>                                                                                                               |  | Imię Nazwisko<br>Proj. mgr inż. Ludwik Wilk                                                                                                                                                                | Nr uprawnień<br>121/79               |
|                                                                                                                                          |  | Opr. mgr inż. Ewelina Musioł                                                                                                                                                                               |                                      |
|                                                                                                                                          |  | Spr. mgr inż. Eugeniusz Świąś                                                                                                                                                                              | 414/1971/Kt                          |
|                                                                                                                                          |  |                                                                                                                                                                                                            | Podpis                               |