



DETAL ŁAW FUNDAMENTOWYCH

skala 1:25


Szczegół A

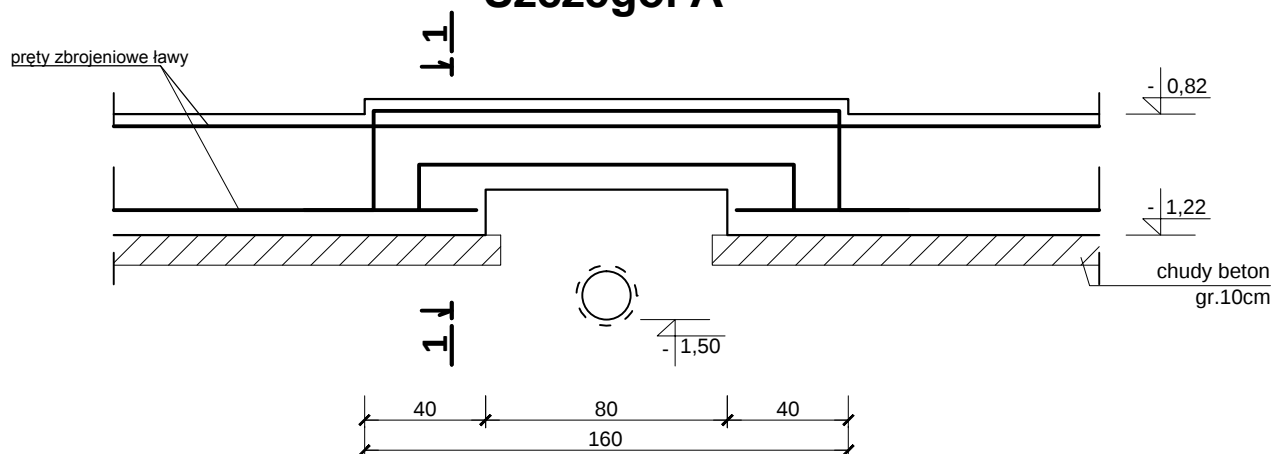

Nr6. Ø6, L=149cm

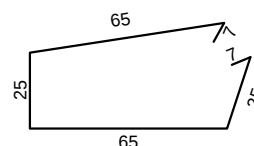


1-1

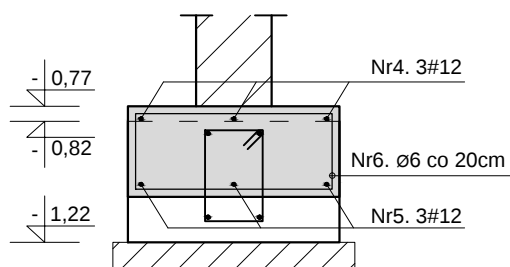


LEGENDA:

- istniejąca rura sieci wodociągowej Ø160
- rura osłonowa sieci wodociągowej Ø200

Nr4.3#12, L=320cm

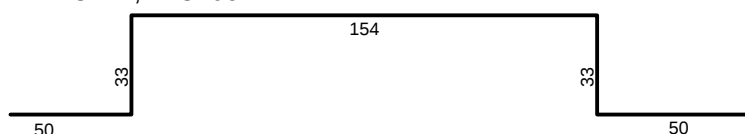

Nr5.3#12, L=254cm

 

BETON:

-fundamenty

B25 (C20/25)

STAL:

- zbrojenie główne [#]
- zbrojenie rozdzielcze [Ø]
- strzemiona [Ø]

RB500W (B500SP)
St3S (S235JR)
St3S (S235JR)

Otulina:

- od spodu fundamentów
- z boku

7cm
5cm



"KOLPROJEKT" Biuro Projektowe

25-516 Kielce ul. Nowy Świat 52

e-mail: kolprojekt.pracownia@interia.pl

PROJEKT :	Budowa budynku użyteczności kulturalno-społecznej wraz z dwustanowiskowym garażem dla OSP Kozów			
ADRES :	Kozów, gm. Smyków, działka nr 142/1, 143/1			
INWESTOR :	Gmina Smyków			
TYTUŁ RYS.:	DETAL ŁAW FUNDAMENTOWYCH			
BRANŻA:	KONSTRUKCJA	DATA :	PODPIS :	SKALA :
PROJEKTOWAŁ :	inż. Krzysztof Oleś uprawnienia: SWK/0019/POOK/08 specjalność: konstrukcyjno-budowlana	11.2013		1:25
SPRAWDZIŁ :	mgr inż. Witold Korus uprawnienia: KL-164/89 specjalność: konstrukcyjno-budowlana	11.2013		NUMER RYS.:
OPRACOWAŁA:	mgr inż. Ewelina Krawczyk	11.2013		K3