


PROJEKT BUDOWY SIECI ELEKTROENERGETYCZNEJ
NN 0,4 KV OŚWIETLENIA DROGOWEGO ZOSTAŁ
WYKONANY ZGODNIE ZOBOWIĄZUJĄCYMI
PRZEPISAMI I NIE STWARZA UCIAŹLIWOŚCI
DLA OSÓB KORZYSTAJĄCYCH Z DRÓG
PUBLICZNYCH ORAZ WŁAŚCICIELI DZIAŁEK
SĄSIADUJĄCYCH BEZPOŚREDNIO Z INWESTYCJĄ

UWAGI DOTYCZĄCE UŁOŻENIA KABLA
- W przypadku zbliżenia lub skrzyżowania linii kablowych z innymi sieciami na odległość mniejszą niż 0,5 m i pod drogami prowadzić w rurach osłonowych typu DVK fi 75 lub 110
- Prace ziemne prowadzić ręcznie po zawiadomieniu i nadzorem właścicieli urządzeń naziemnych i podziemnych
- Układanie kabla ziemnego przeprowadzić zgodnie z przepisami.

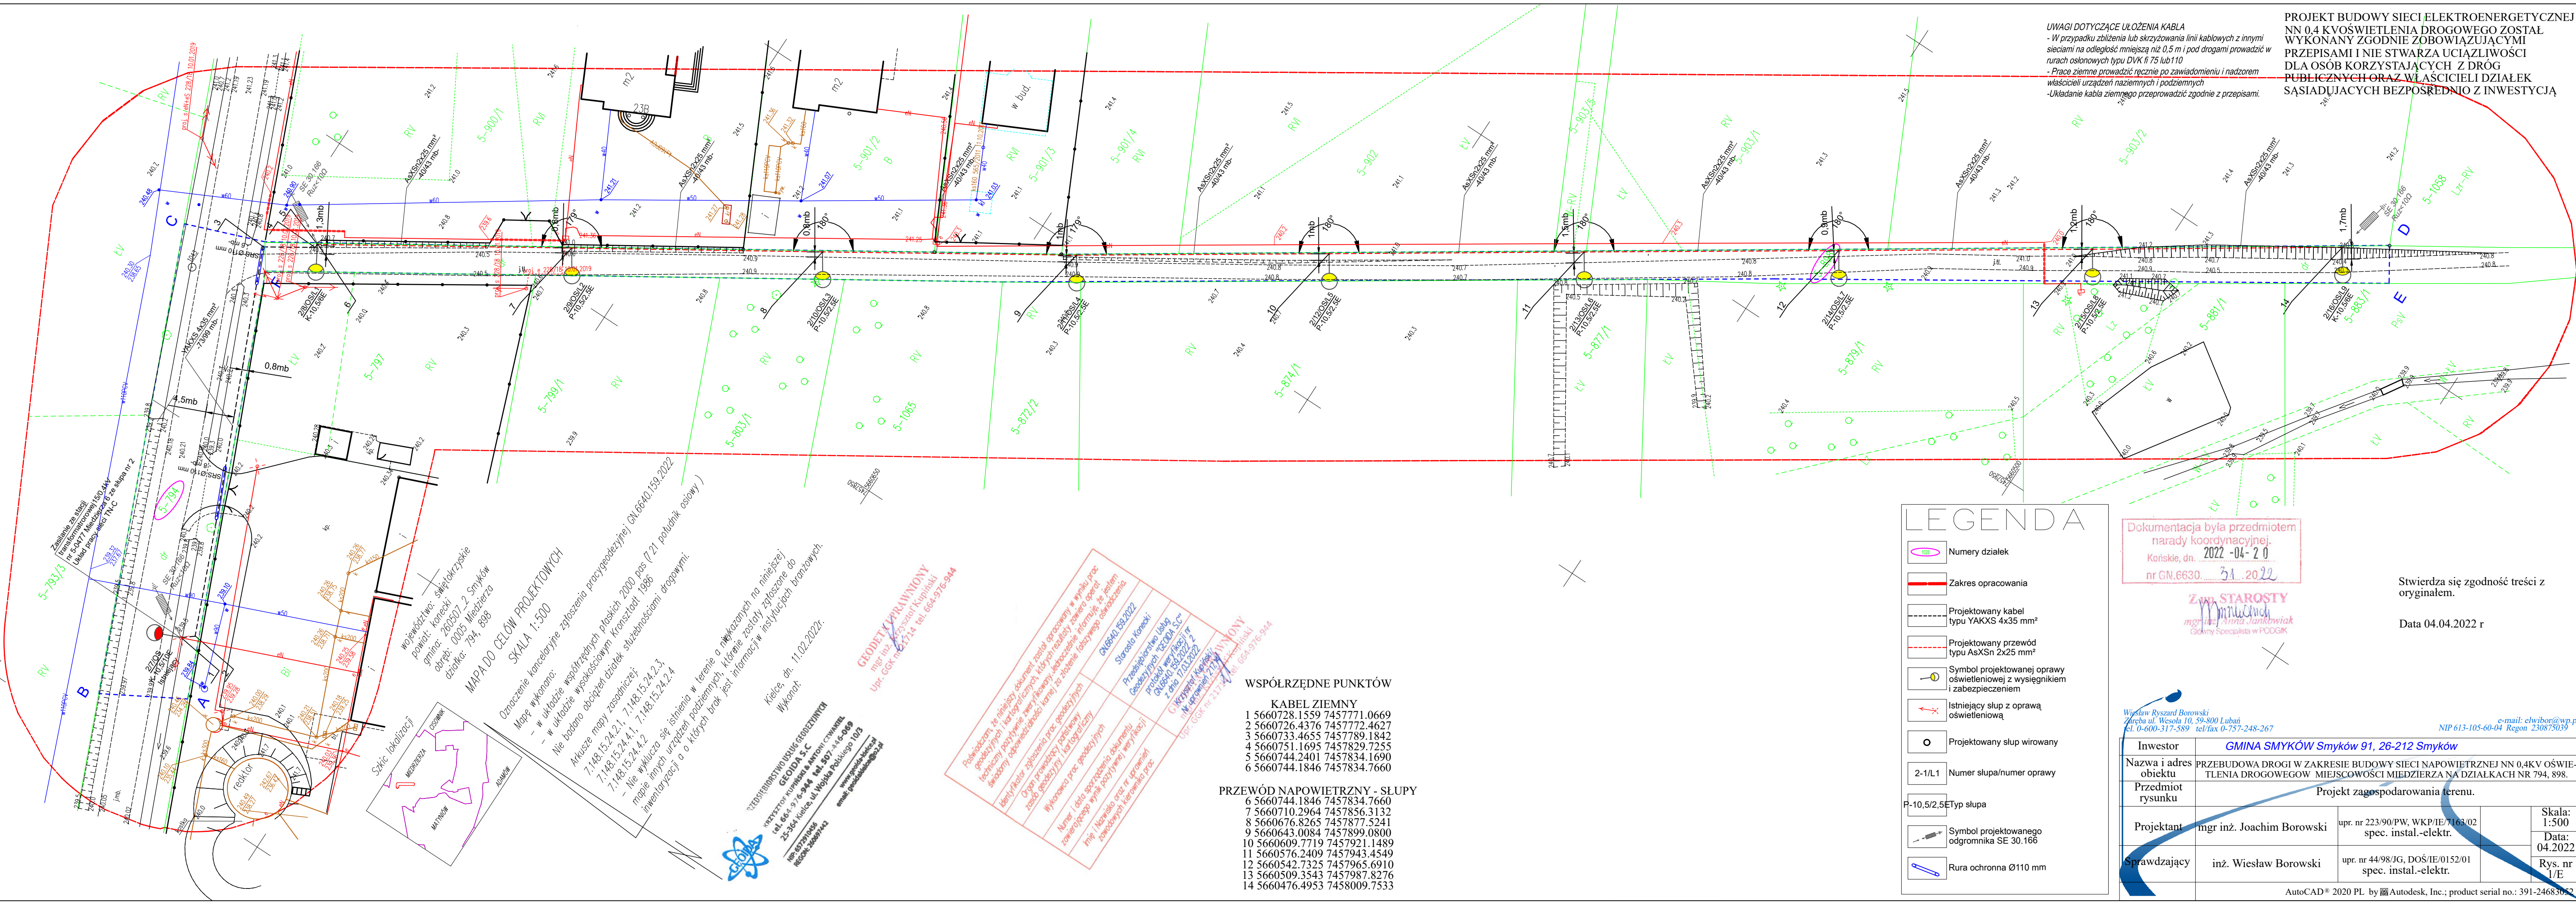

LEGENDA

- Numery działek
- Zakres opracowania
- Projektowany kabel typu YAKXS 4x35 mm²
- Projektowany przewód typu AsXSn 2x25 mm²
- Symbol projektowanej oprawy oświetleniowej z wysięgnikiem i zabezpieczeniem
- Istniejący słup z oprawą oświetleniową
- Projektowany słup wirowany
- Numer słupa/numer oprawy
- Typ słupa
- Symbol projektowanego odgromnika SE 30.166
- Rura ochronna Ø110 mm

Dokumentacja była przedmiotem
narady koordynacyjnej.
Koriskie, dn. 2022-04-20
nr GN.6630 31.2022

Zm. STAROSTY
mgr inż. Anna Janikowiak
Główny Specjalista w POGGK

Wiesław Ryszard Borowski
Zareba ul. Wesoła 10, 59-500 Luban
tel. 0-600-317-589 tel/fax 0-757-248-267

Inwestor	GMINA SMYKÓW Smyków 91, 26-212 Smyków		
Nazwa i adres obiektu	PRZEBUDOWA DRÓGI W ZAKRESIE BUDOWY SIECI NAPIĘCIOWEJ NN 0,4KV OŚWIETLENIA DROGOWEGO W MIEJSCOWOŚCI MIEDZIERZA NA DZIAŁKACH NR 794, 898.		
Przedmiot rysunku	Projekt zagospodarowania terenu.		
Projektant	mgr inż. Joachim Borowski	upr. nr 223/90/PW, WKP/IE/7163/02 spec. instal.-elektr.	Skala: 1:500 Data: 04.2022
Sprawdzający	inż. Wiesław Borowski	upr. nr 44/98/JG, DOŚ/IE/0152/01 spec. instal.-elektr.	Rys. nr 1/E

Stwierdza się zgodność treści z oryginałem.
Data 04.04.2022 r.

NIP 613-105-60-04 Regon 230875039
e-mail: elwibor@wp.pl

WSPÓŁRZĘDNE PUNKTÓW
KABEL ZIEMNY
1 5660728.1559 7457771.0669
2 5660726.4376 7457772.4627
3 5660733.4655 7457789.1842
4 5660751.1695 7457829.7255
5 5660744.2401 7457834.1690
6 5660744.1846 7457834.7660

PRZEWÓD NAPIĘCIOWY - SŁUPY
6 5660744.1846 7457834.7660
7 5660710.2964 7457856.3132
8 5660676.8265 7457877.5241
9 5660643.0084 7457899.0800
10 5660609.7719 7457921.1489
11 5660576.2409 7457943.4549
12 5660542.7325 7457965.6910
13 5660509.3543 7457987.8276
14 5660476.4953 7458009.7533

Polecamy, że niniejszy dokument został opracowany w wyniku prac technicznych i kadrowych, które zostały wykonane zgodnie z zasadami obowiązującymi w branży geodezyjnej i kadrowej, a także w oparciu o dane i informacje przekazane przez zamawiacza. Niniejszym oświadczamy, że niniejszy dokument jest zgodny z prawdą i nie zawiera żadnych fałszywych informacji. W przypadku stwierdzenia błędów lub niezgodności z prawdą, Główny Specjalista w POGGK nie odpowiada za ich skutki. Niniejszym oświadczamy, że niniejszy dokument jest zgodny z prawdą i nie zawiera żadnych fałszywych informacji. W przypadku stwierdzenia błędów lub niezgodności z prawdą, Główny Specjalista w POGGK nie odpowiada za ich skutki.

GEODET WYKONAWCY
mgr inż. Krzysztof Kupiński
Upr. GGGK nr 21714 tel. 664-976-944

Województwo: świętokrzyskie
powiat: 280507-2 Smyków
gmina: 0005 Miedzierza
działka: 794, 898
MAPA DO CELÓW PROJEKTOWYCH
SKALA 1:500
Mapa wykonana:
- w układzie współrzędnych płaskich 2000 pos (721 poludnik oślowy)
- w układzie wysokościowym Konst. 1986
Nie badano obciążenia działek służebnościami drogowymi.
Arkusze mapy rozdzielnej:
7:148.15.24.2.1, 7:148.15.24.2.2, 7:148.15.24.2.3, 7:148.15.24.2.4
- Nie wykazuje się istnienia w terenie a narysowanych na niniejszej mapie innych urządzeń podziemnych, które zostały zgłoszone do inwentaryzacji o o których brak jest informacji w instytucjach branżowych.
Kieda, dn. 11.02.2022.
Wykonad:
Krzysztof Kupiński & Antoni Chmielewski
GOJDA S.C.
tel. 664-976-944 tel/fax 664-976-944
ul. Wojska Polskiego 102
www.gojda.pl
email: gojda@gojda.pl