

województwo: świętokrzyskie
powiat: konecki
gmina: 260507_2 Smyków
obręb: 0002 Cisownik
działka: 139

MAPA DO CELÓW PROJEKTOWYCH
SKALA 1:500

Oznaczenie kancelaryjne zgłoszenia pracy geodezyjnej GN.6640.177.2022

Mapę wykonano:

- w układzie współrzędnych płaskich 2000 pas (721 południk osiowy)
- w układzie wysokościowym Kronsztadt 1986


Nie badano obciążeń działek służebnościami drogowymi.

Arkusze mapy zasadniczej:

7.148.15.20.2.4, 7.148.15.20.4.2

- Nie wyklucza się istnienia w terenie a nie pokazanych na niniejszej mapie innych urządzeń podziemnych, które nie zostały zgłoszone do inwentaryzacji a o których brak jest informacji w instytucjach branżowych.

Szkic lokalizacji

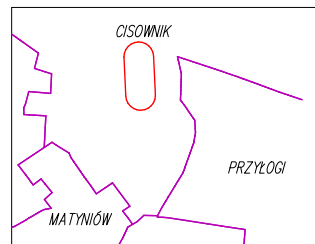

PRZEDSIĘBIORSTWO USŁUG GEODEZYJNYCH
GEOIDA S.C.

KRZYSZTOF KUPIŃSKI & ANTONI CZWAKIEL
tel. 664-976-944 tel. 507-446-069
25-364 Kielce, ul. Wojska Polskiego 10/3

NIP: 6572910456
REGON: 260697442

www.geoida-kielce.pl
email: geoidakielce@o2.pl

GEODETA UPRAWNIONY
mgr inż. Krzysztof Kupiński
Upr. GGK nr 21714 tel. 664-976-944

Kielce, dn. 11.02.2022r.

Wykonał:


Poświadczam, że niniejszy dokument został opracowany w wyniku prac geodezyjnych i kartograficznych, których rezultaty zawiera operat techniczny pozytywnie zweryfikowany. Jednocześnie informuję, że jestem świadomy odpowiedzialności karnej za złożenie fałszywego oświadczenia.

Identyfikator zgłoszenia prac geodezyjnych	GN.6640.177.2022
Organ prowadzący państwowy zasób geodezyjny i kartograficzny	Starosta Konecki
Wykonawca prac geodezyjnych	Przedsiębiorstwo Usług Geodezyjnych "GEOIDA S.C."
Numer i data sporządzenia dokumentu zawierającego wynik pozytywnej weryfikacji	protokół weryfikacji nr GN.6640.177.2022_3 z dnia 09.03.2022
Imię i Nazwisko oraz nr uprawnień zawodowych kierownika prac	Krzysztof Kupiński Nr uprawnień 21714

mgr inż. Krzysztof Kupiński
Upr. GGK nr 21714 tel. 664-976-944

WSPÓŁRZĘDNE PUNKTÓW
PRZEWÓD NAPOWIERZNY - SŁUPY

1 5661473.8911 7459963.0558
2 5661513.6484 7459957.6757
3 5661553.0950 7459950.8834

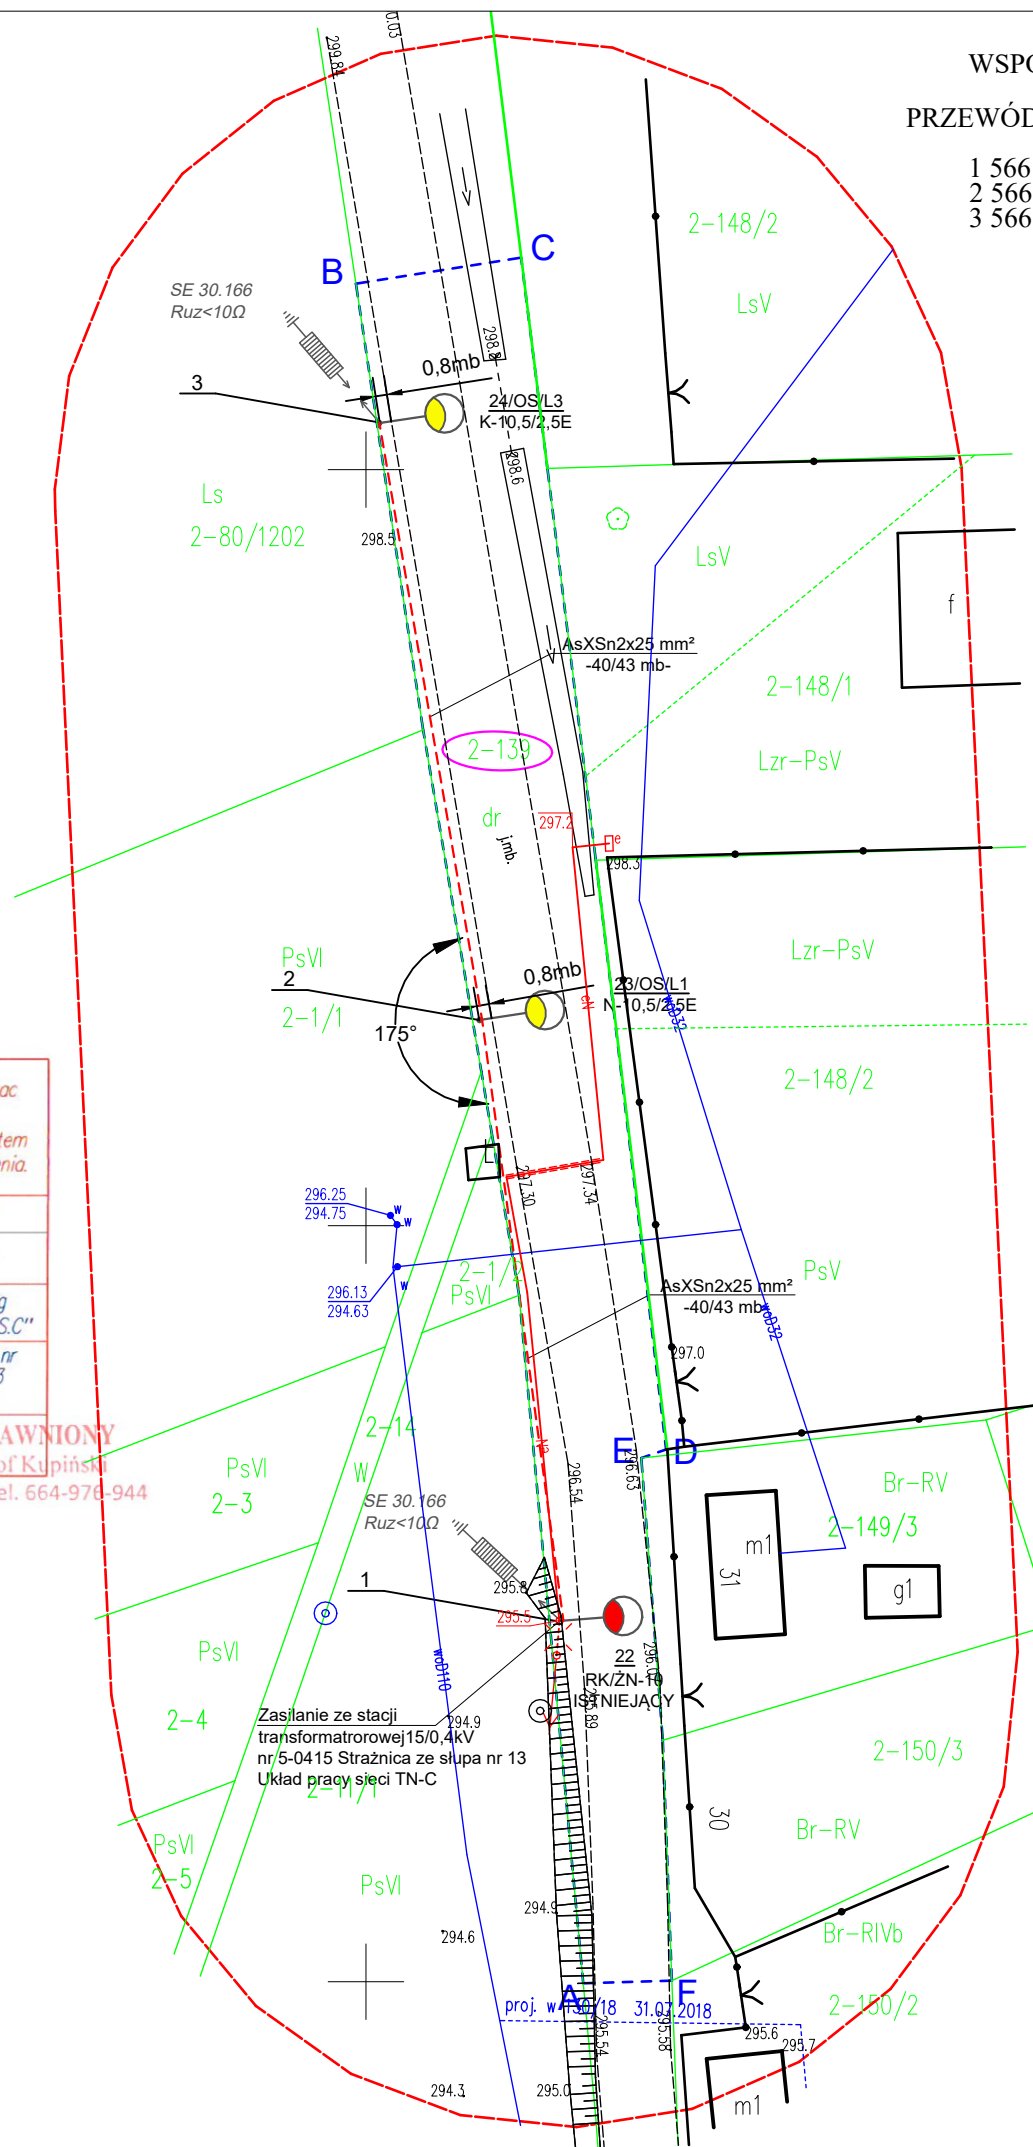

LEGENDA

- Numery działek
- Zakres opracowania
- Projektowany przewód typu AsXSn 2x25 mm²
- Symbol projektowanej oprawy oświetleniowej z wysięgnikiem i zabezpieczeniem
- Istniejący słup z oprawą oświetleniową
- Projektowany słup wirowany
- 2-1/L1 Numer słupa/numera oprawy
- P-10,5/2,5E Typ słupa
- Symbol projektowanego odgromnika SE 30.166

Dokumentacja była przedmiotem
narady koordynacyjnej.
Korńskie, dn. 2022 -04- 20
nr GN.6630... 31.2022

Zm. STAROSTY
mgr inż. Anna Jankowiak
Główny Specjalista w PODGK

Stwierdza się zgodność treści z
oryginałem.

Data 04.04.2022 r

Wiesław Ryszard Borowski
Zaręba ul. Wesoła 10, 59-800 Lubań
tel. 0-600-317-589 tel/fax 0-757-248-267

e-mail: elwibor@wp.pl
NIP 613-105-60-04 Regon 230875039

Investor	GMINA SMYKÓW Smyków 91, 26-212 Smyków			
Nazwa i adres obiektu	PRZEBUDOWA DROGI W ZAKRESIE BUDOWY SIECI NAPOWIERZNEJ NN 0,4KV OŚWIETLENIA DROGOWEGO W MIEJSCOWOŚCI STRAZNICA NA DZIAŁKACH NR 139.			
Przedmiot rysunku	Projekt zagospodarowania terenu.			
Projektant	mgr inż. Joachim Borowski	upr. nr 223/90/PW, WKP/IE/7163/02 spec. instal.-elektr.		Skala: 1:500
Sprawdzający	inż. Wiesław Borowski	upr. nr 44/98/JG, DOŚ/IE/0152/01 spec. instal.-elektr.		Data: 04.2022
				Rys. nr 1/E